




SCHEMA IMPIANTO P.I. – Scala 1:500

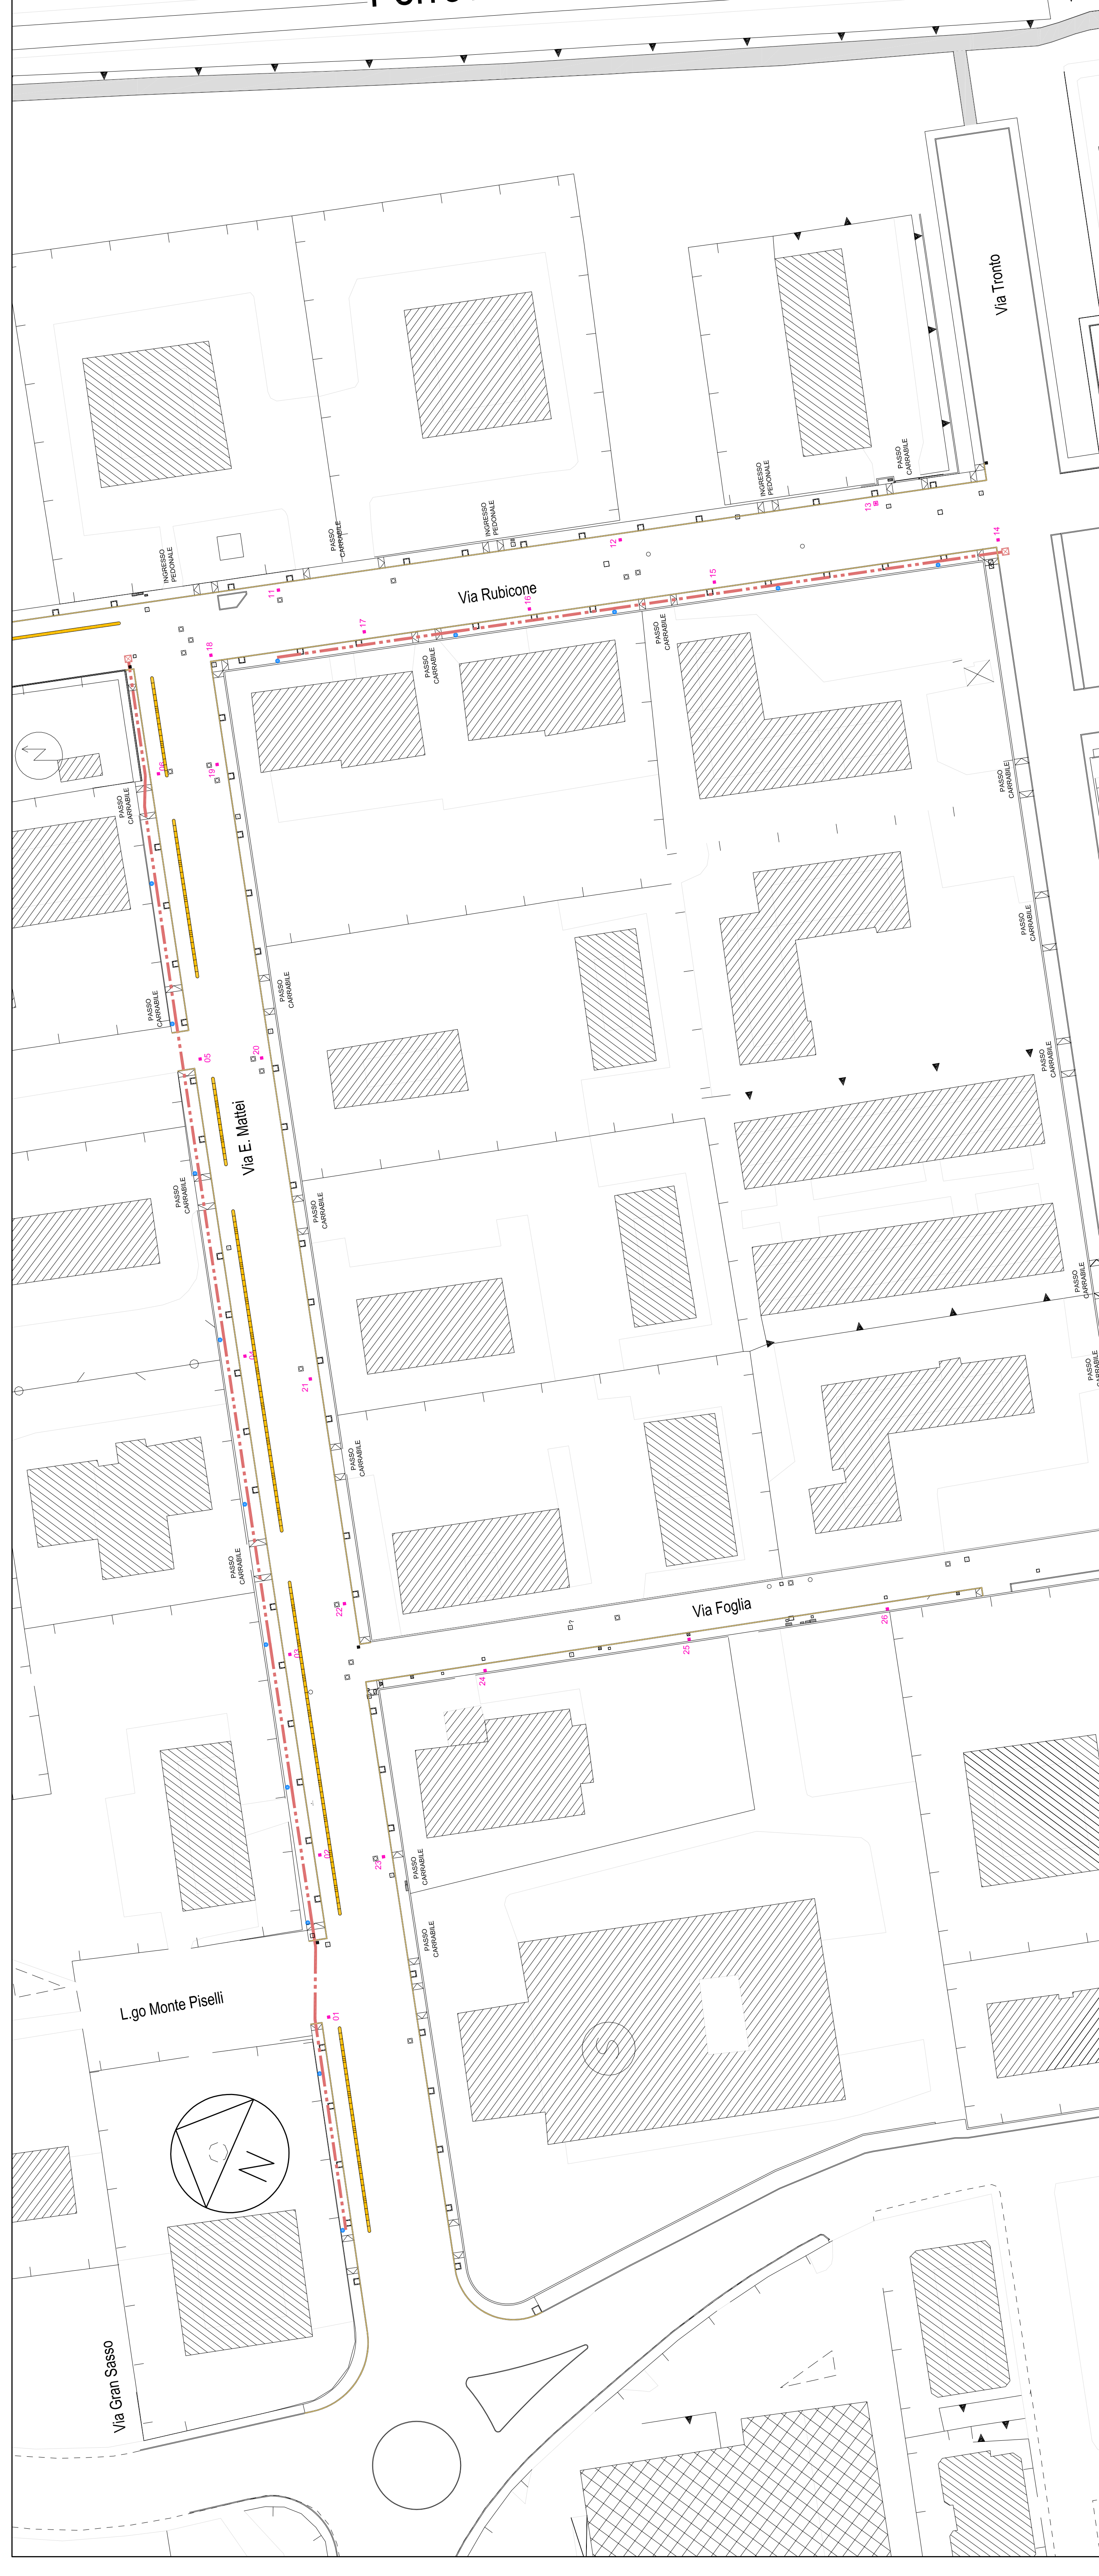


PARTICOLARE CORDOLO SPARTITRAFFICO PISTA CICLABILE

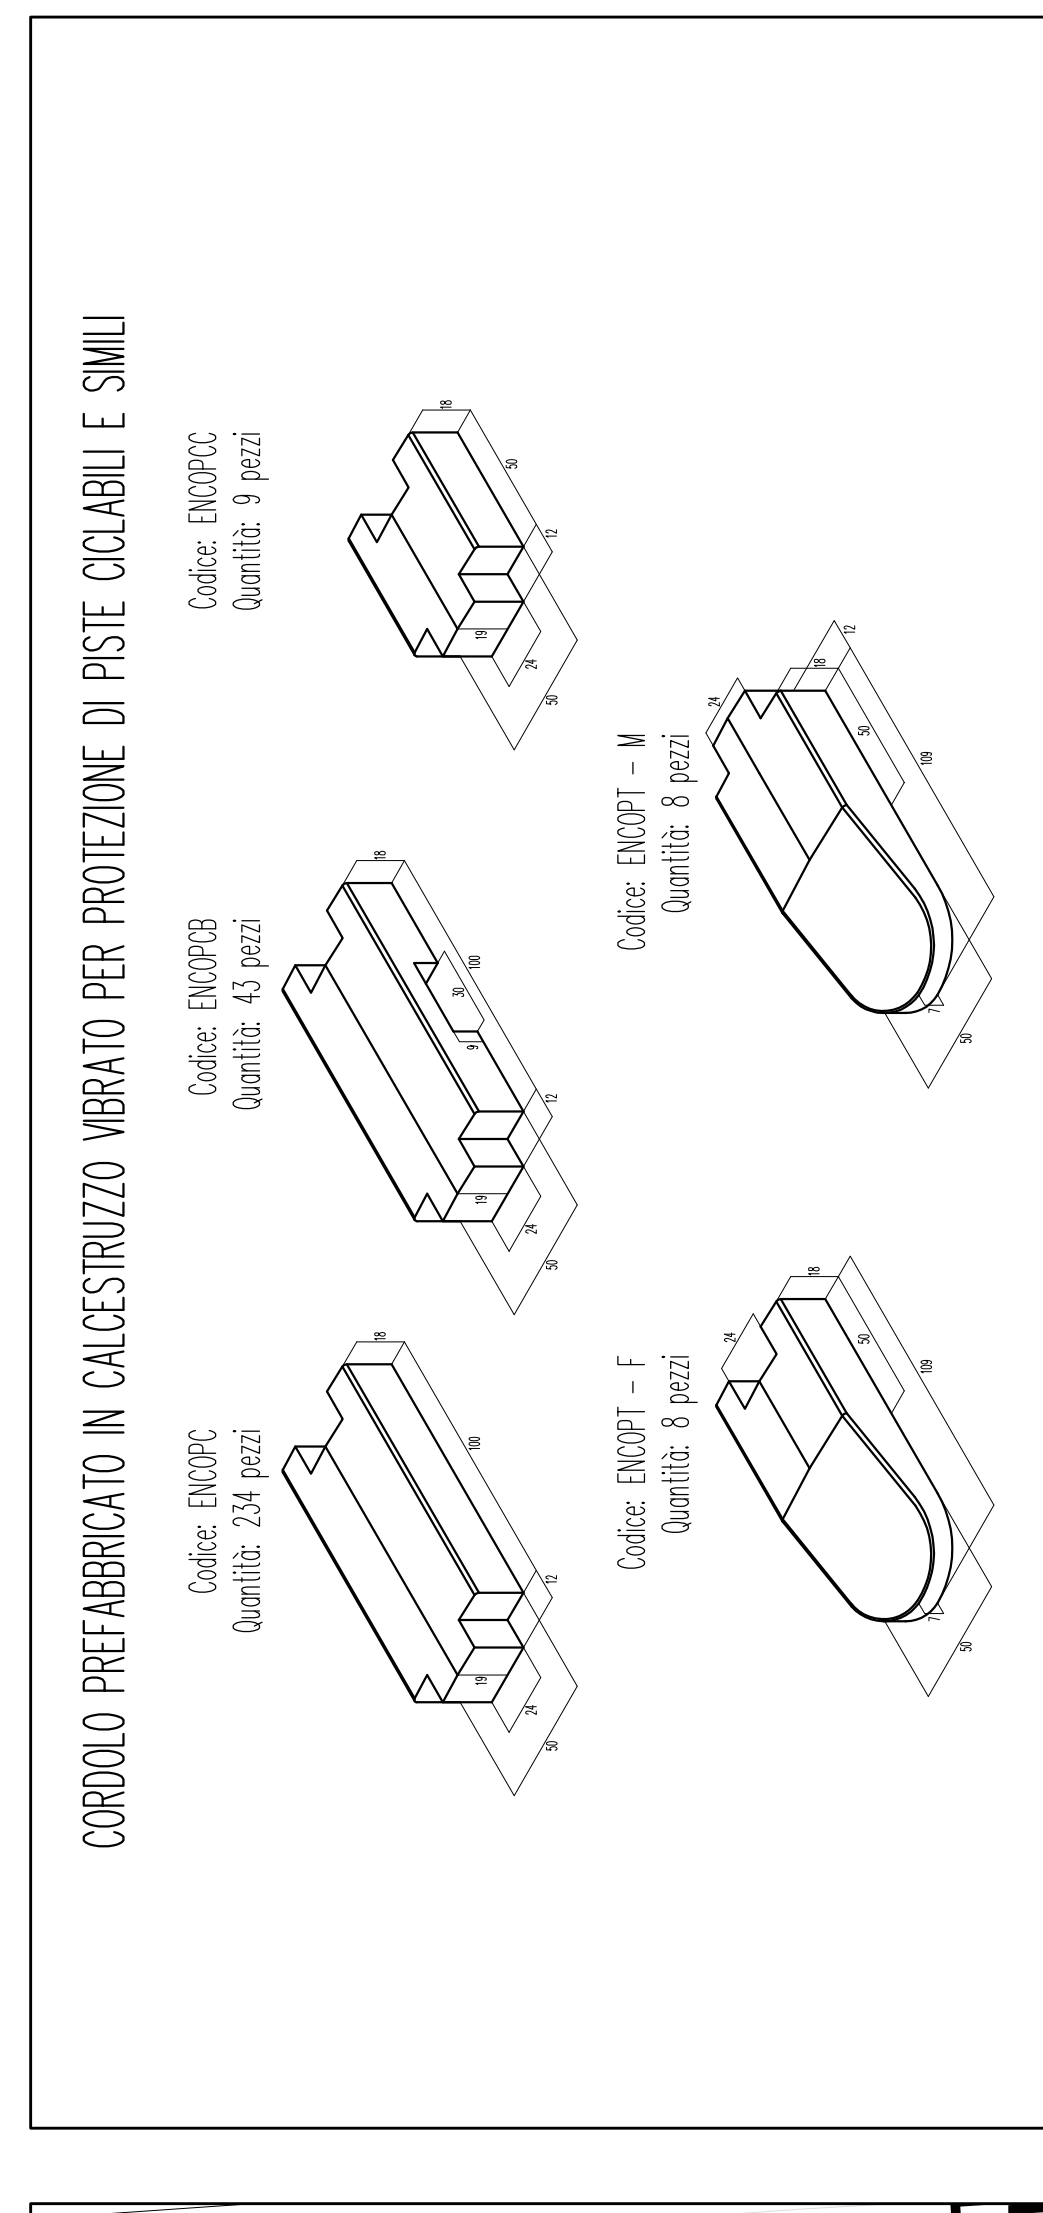


PARTICOLARI RAMPE

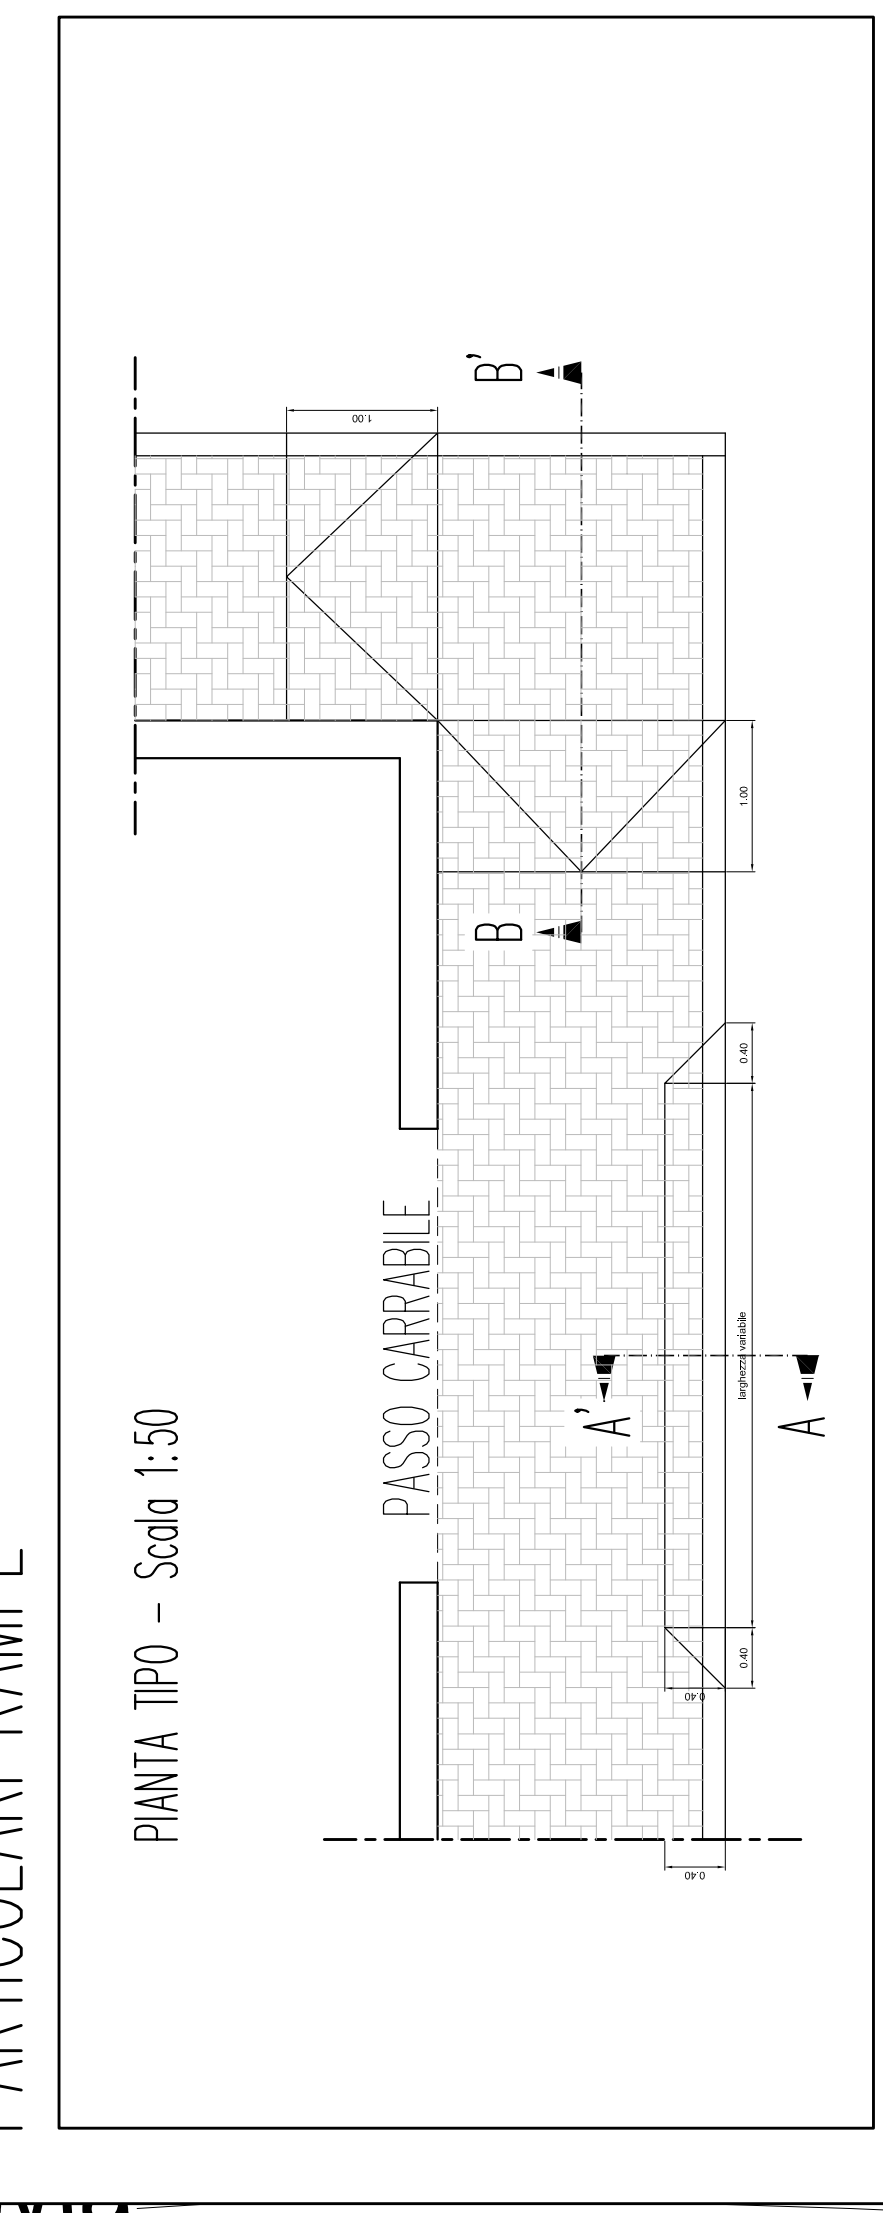


SEZIONI TIPO – Scala 1:20

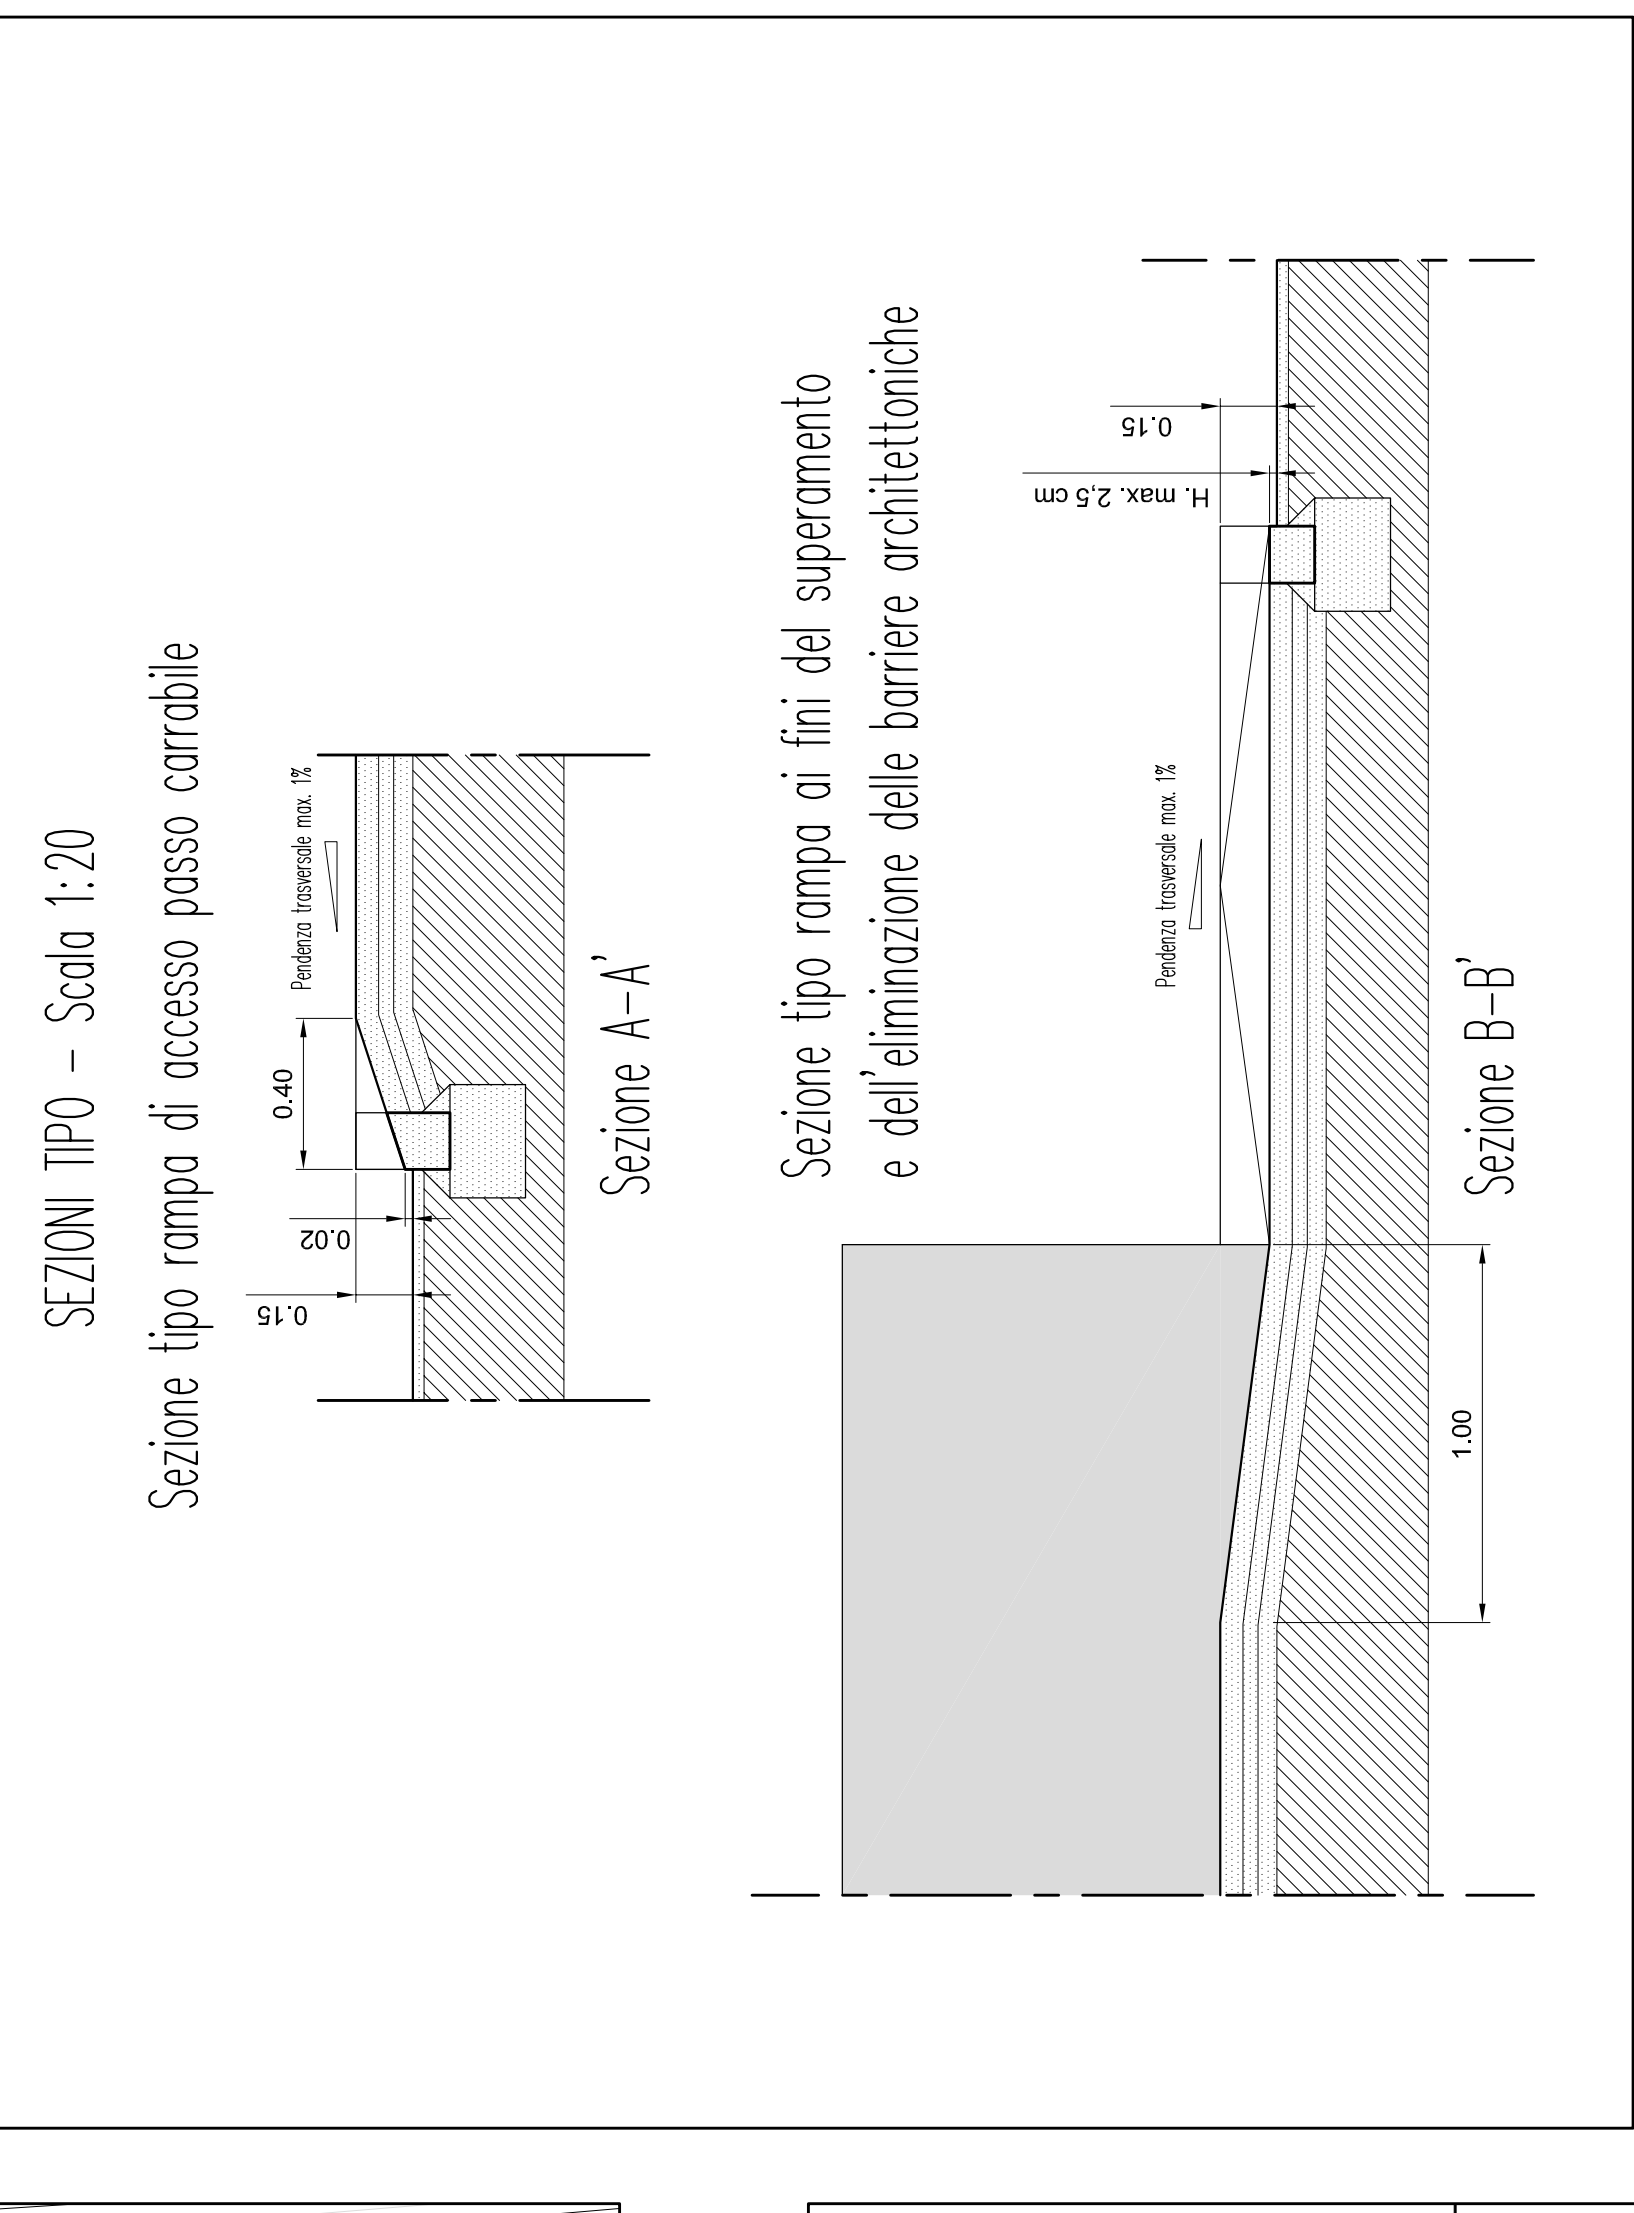


PARTICOLARE BASAMENTO PALO P.I. E SEZIONE TIPO DI SCAVO PER POSA CAVDOTTI PER P.I. – Scala 1:10

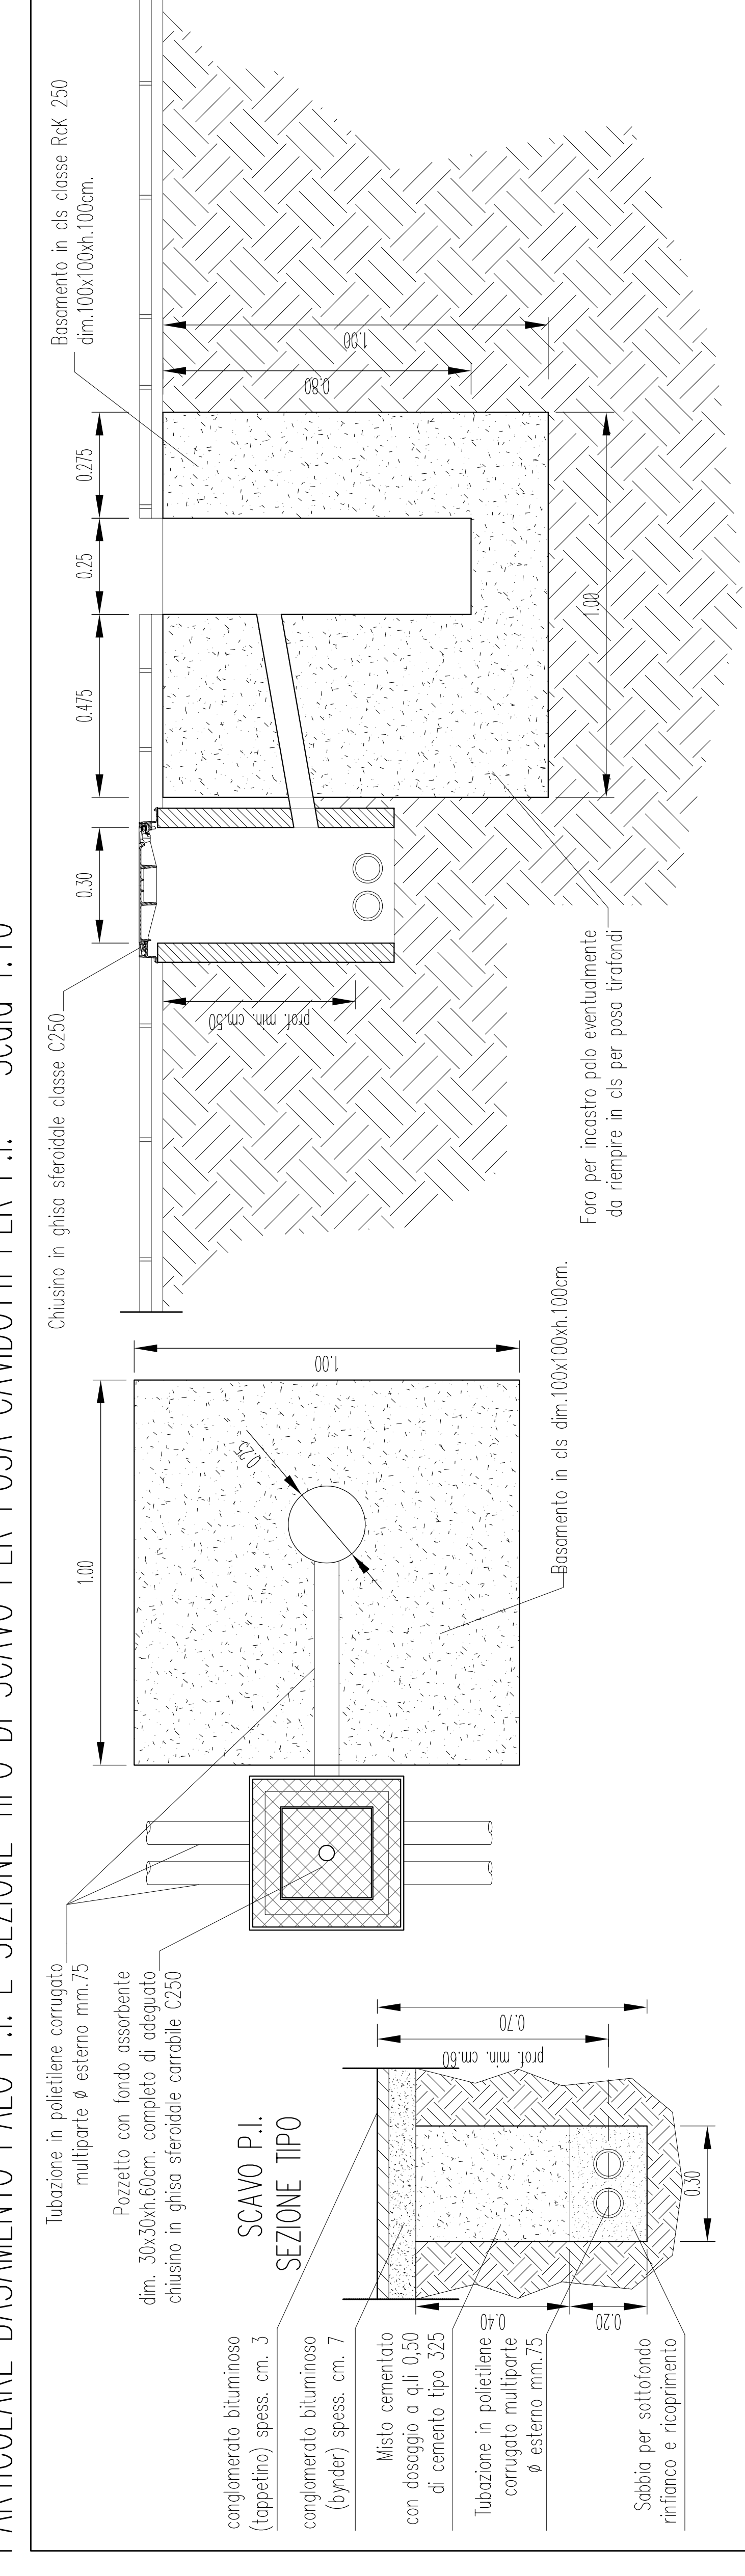


PARTICOLARE CADITOIA STRADALE – Scala 1:10

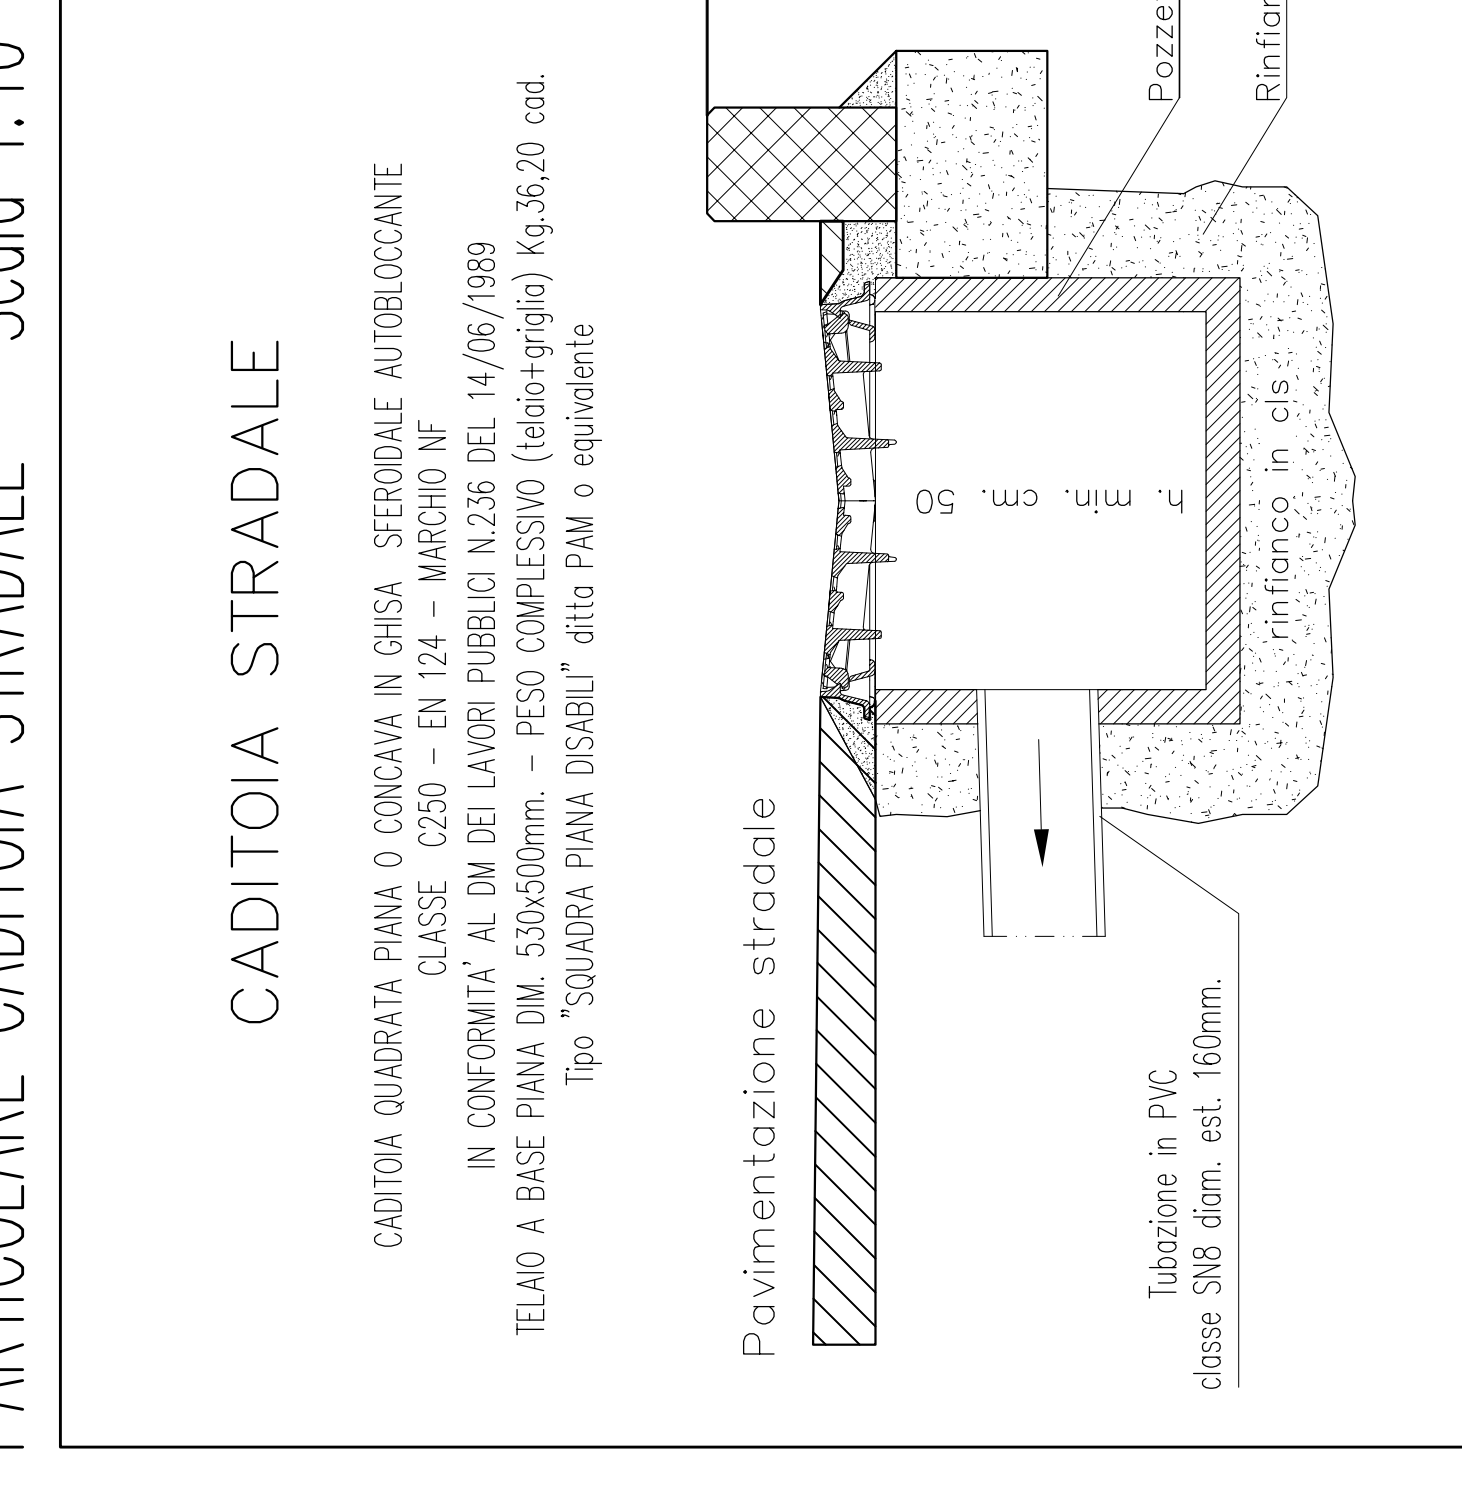


PARTICOLARE POZZETTO DI DERIVAZIONE E/O ISPEZIONE IMPIANTO ELETTRICO – Scala 1:10

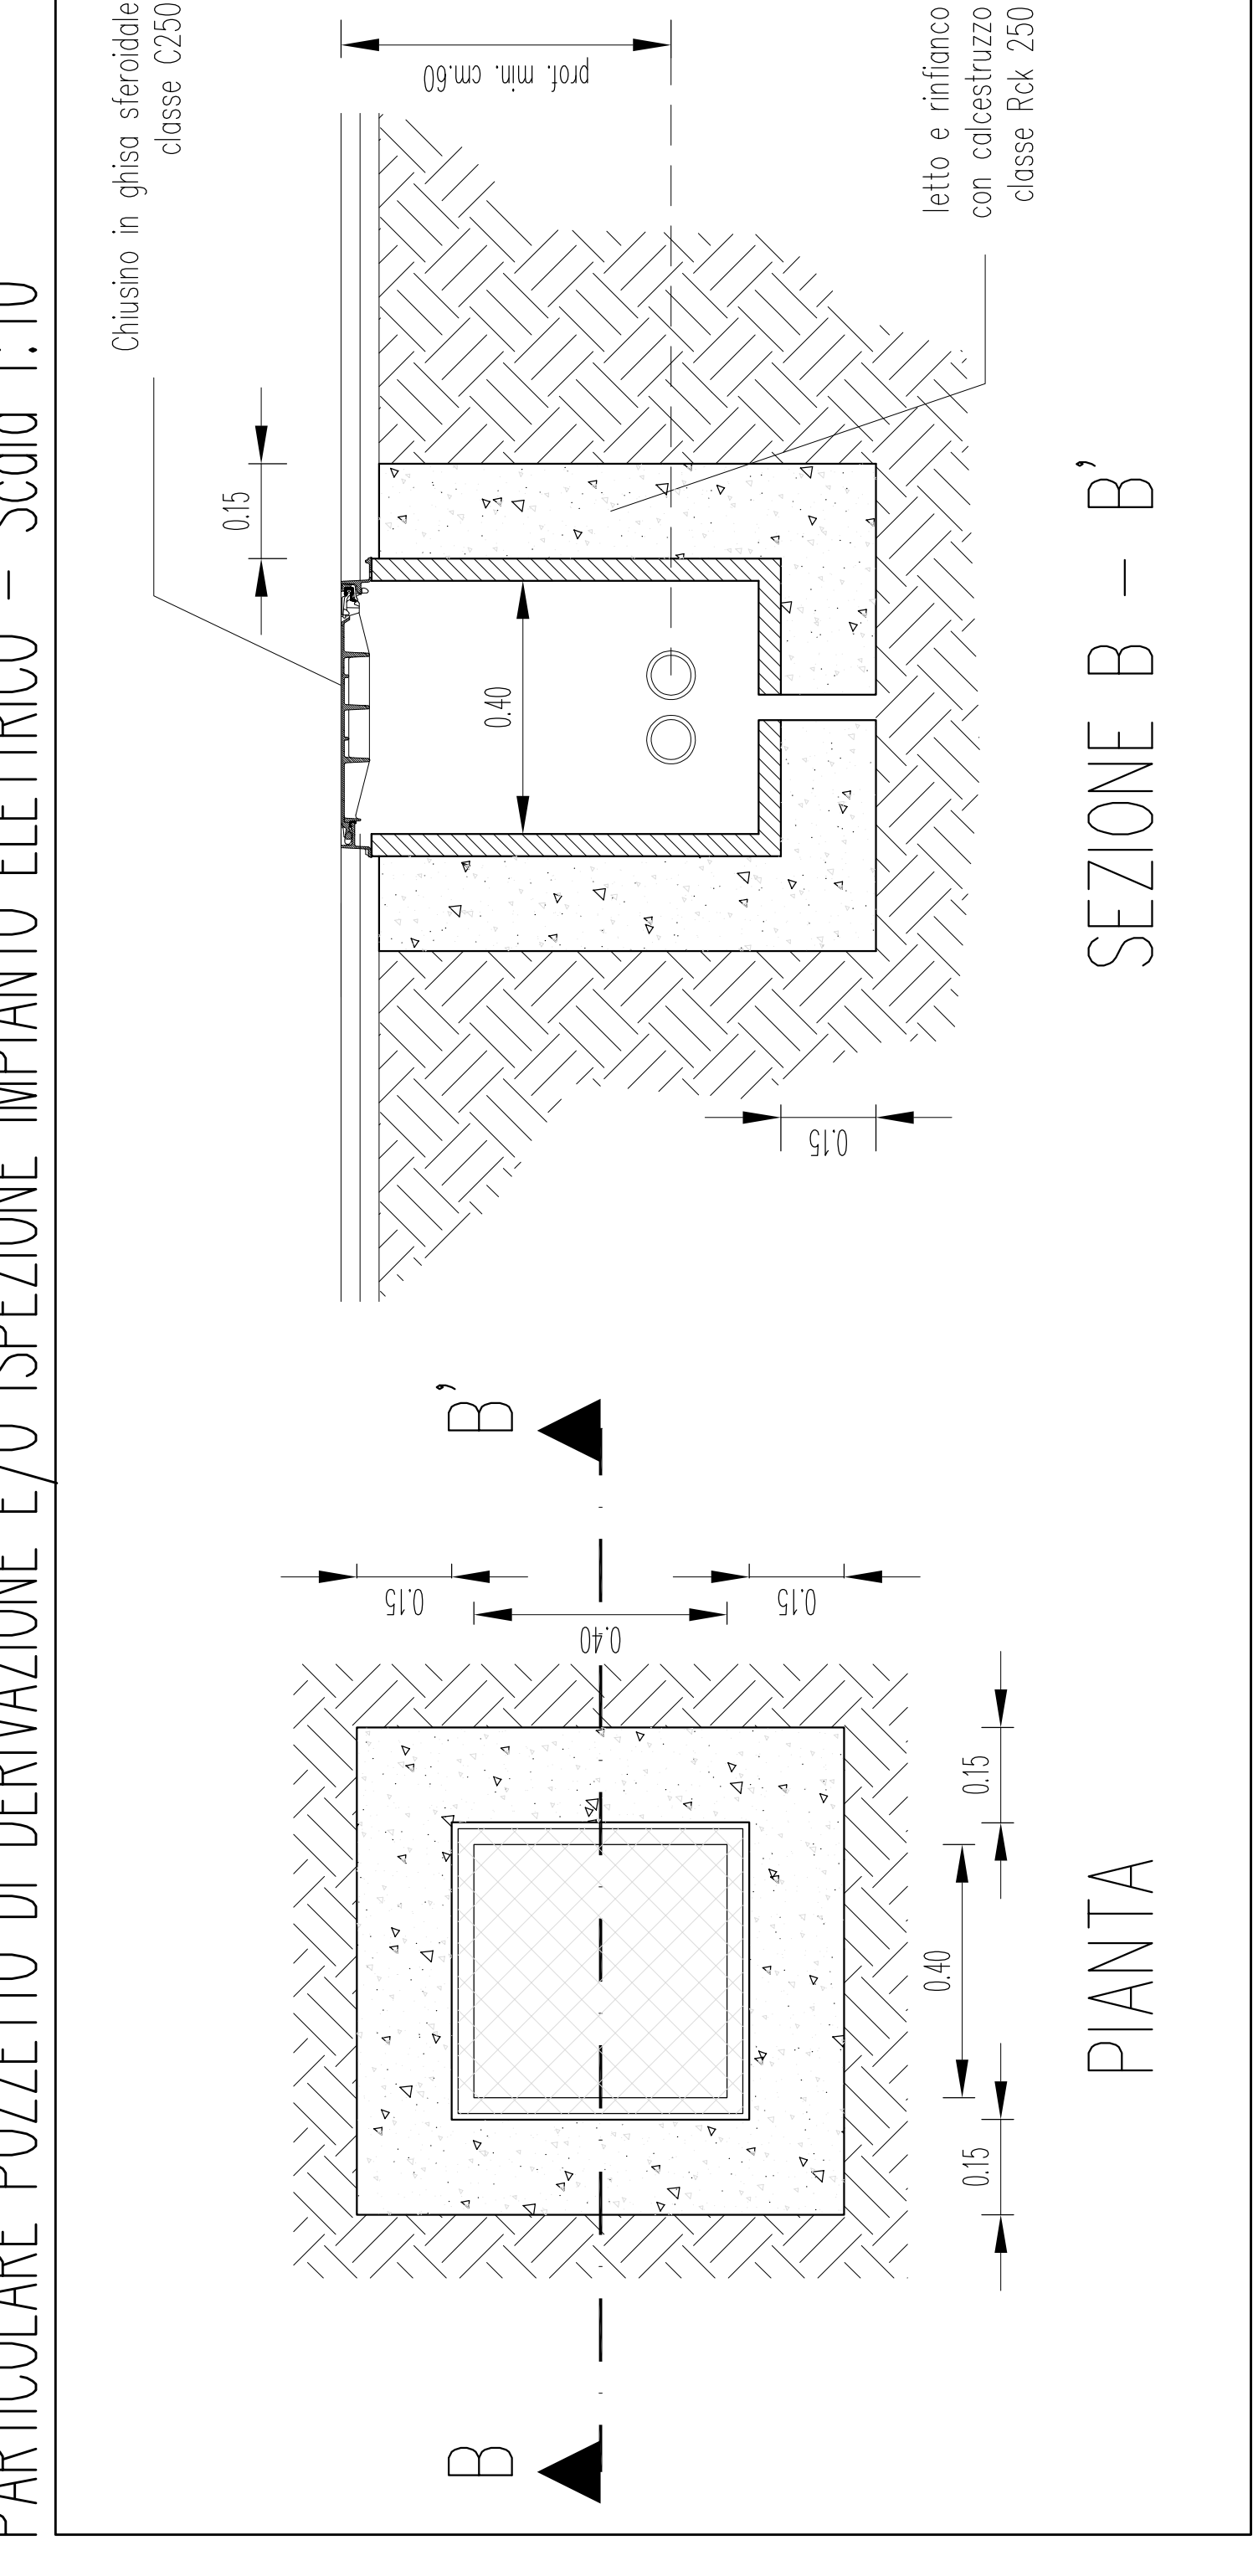



PARTICOLARE MARCIAPIEDE – PISTA CICLABILE – Scala 1:20

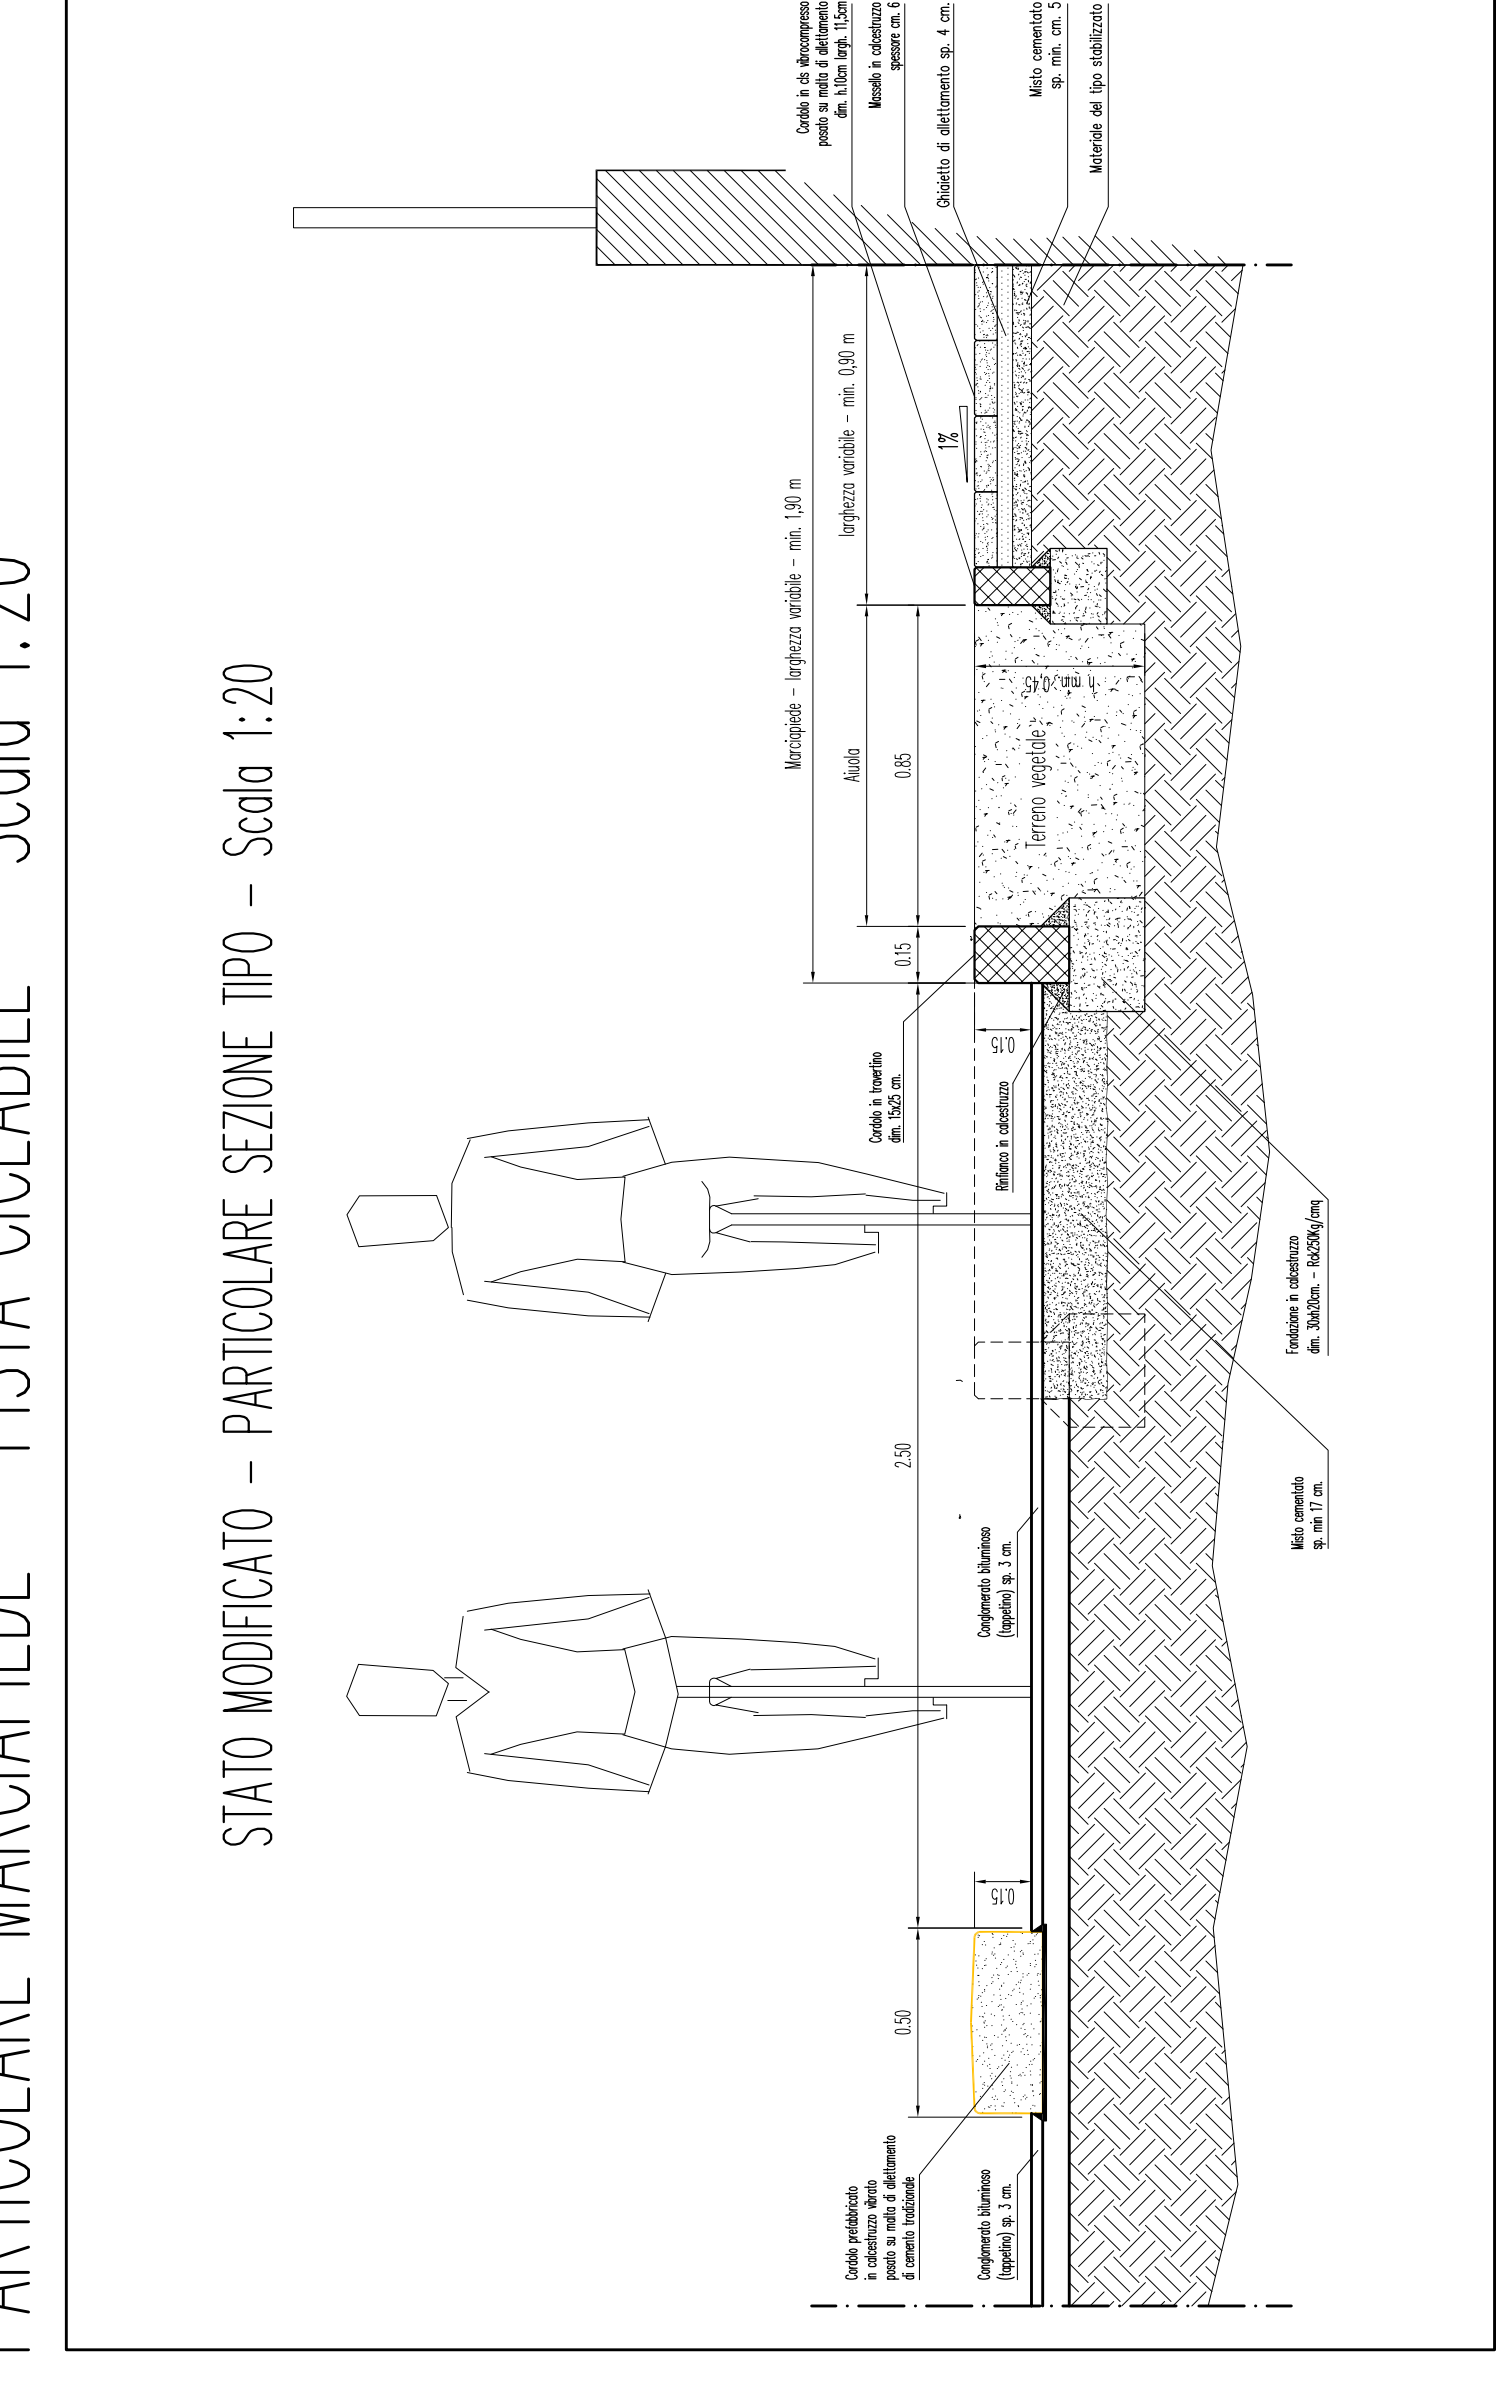

PARTICOLARE CADITOIA STRADALE – Scala 1:20

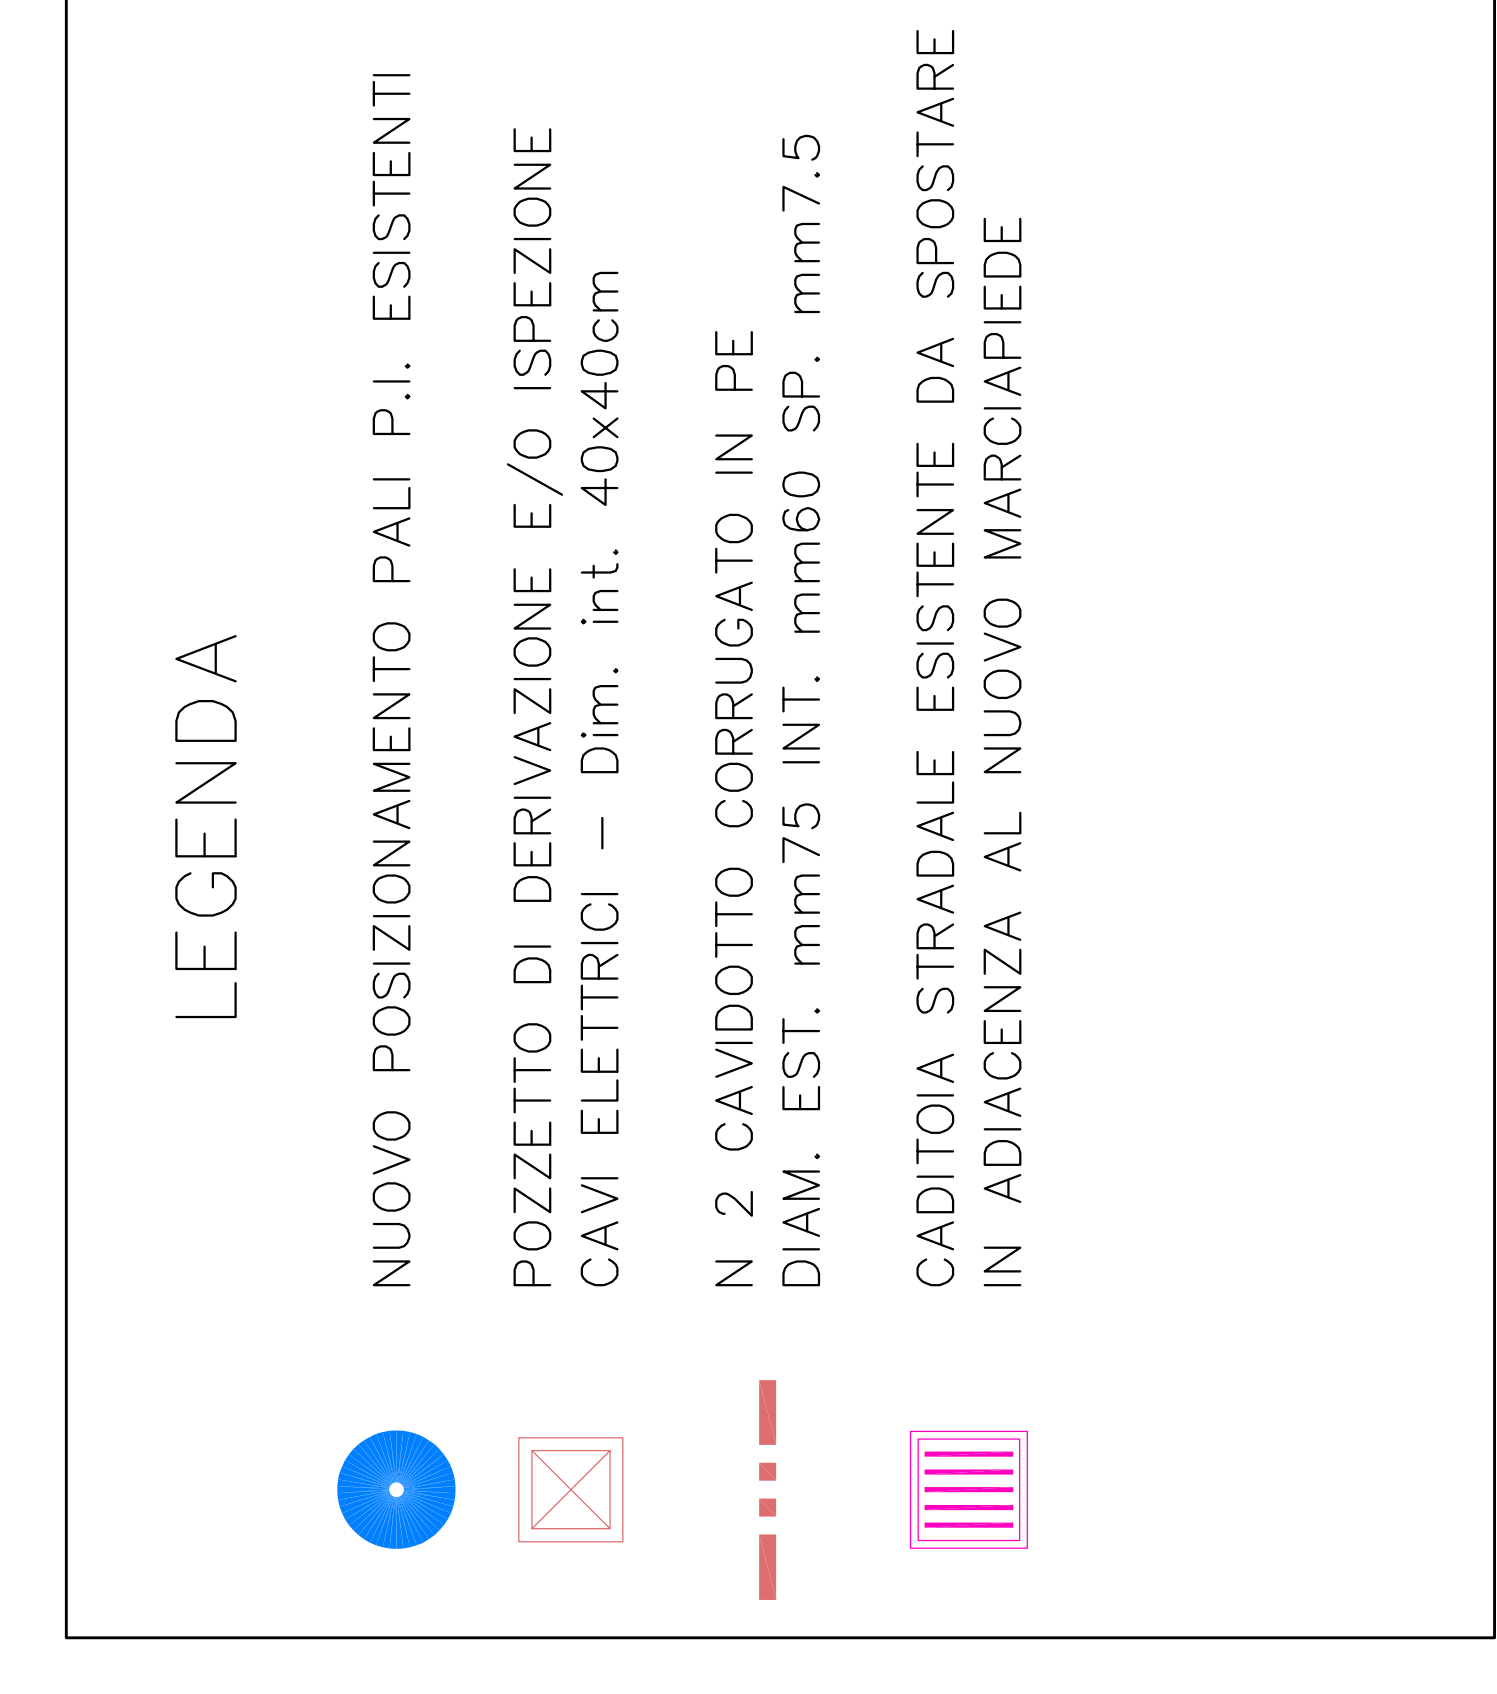

LEGENDA

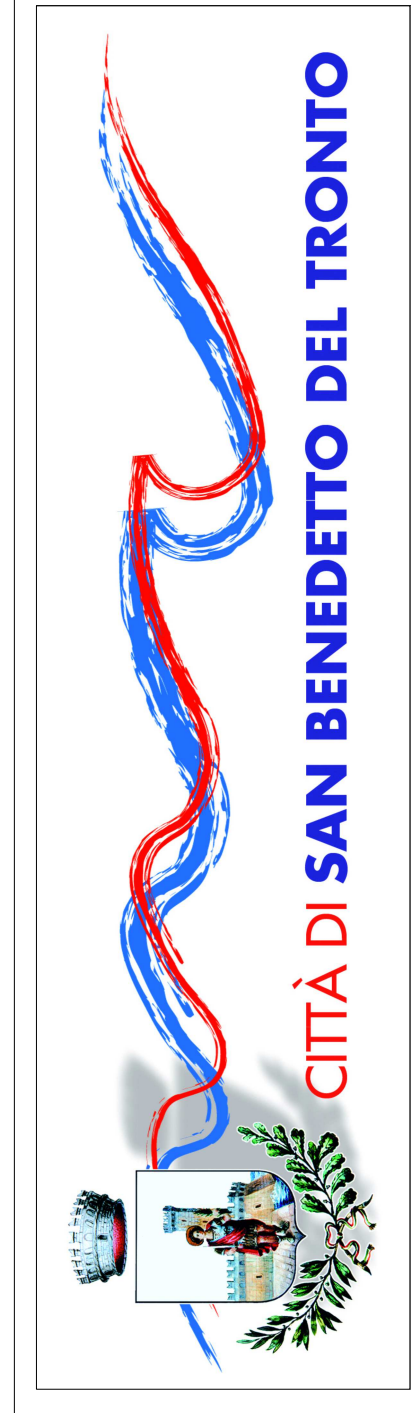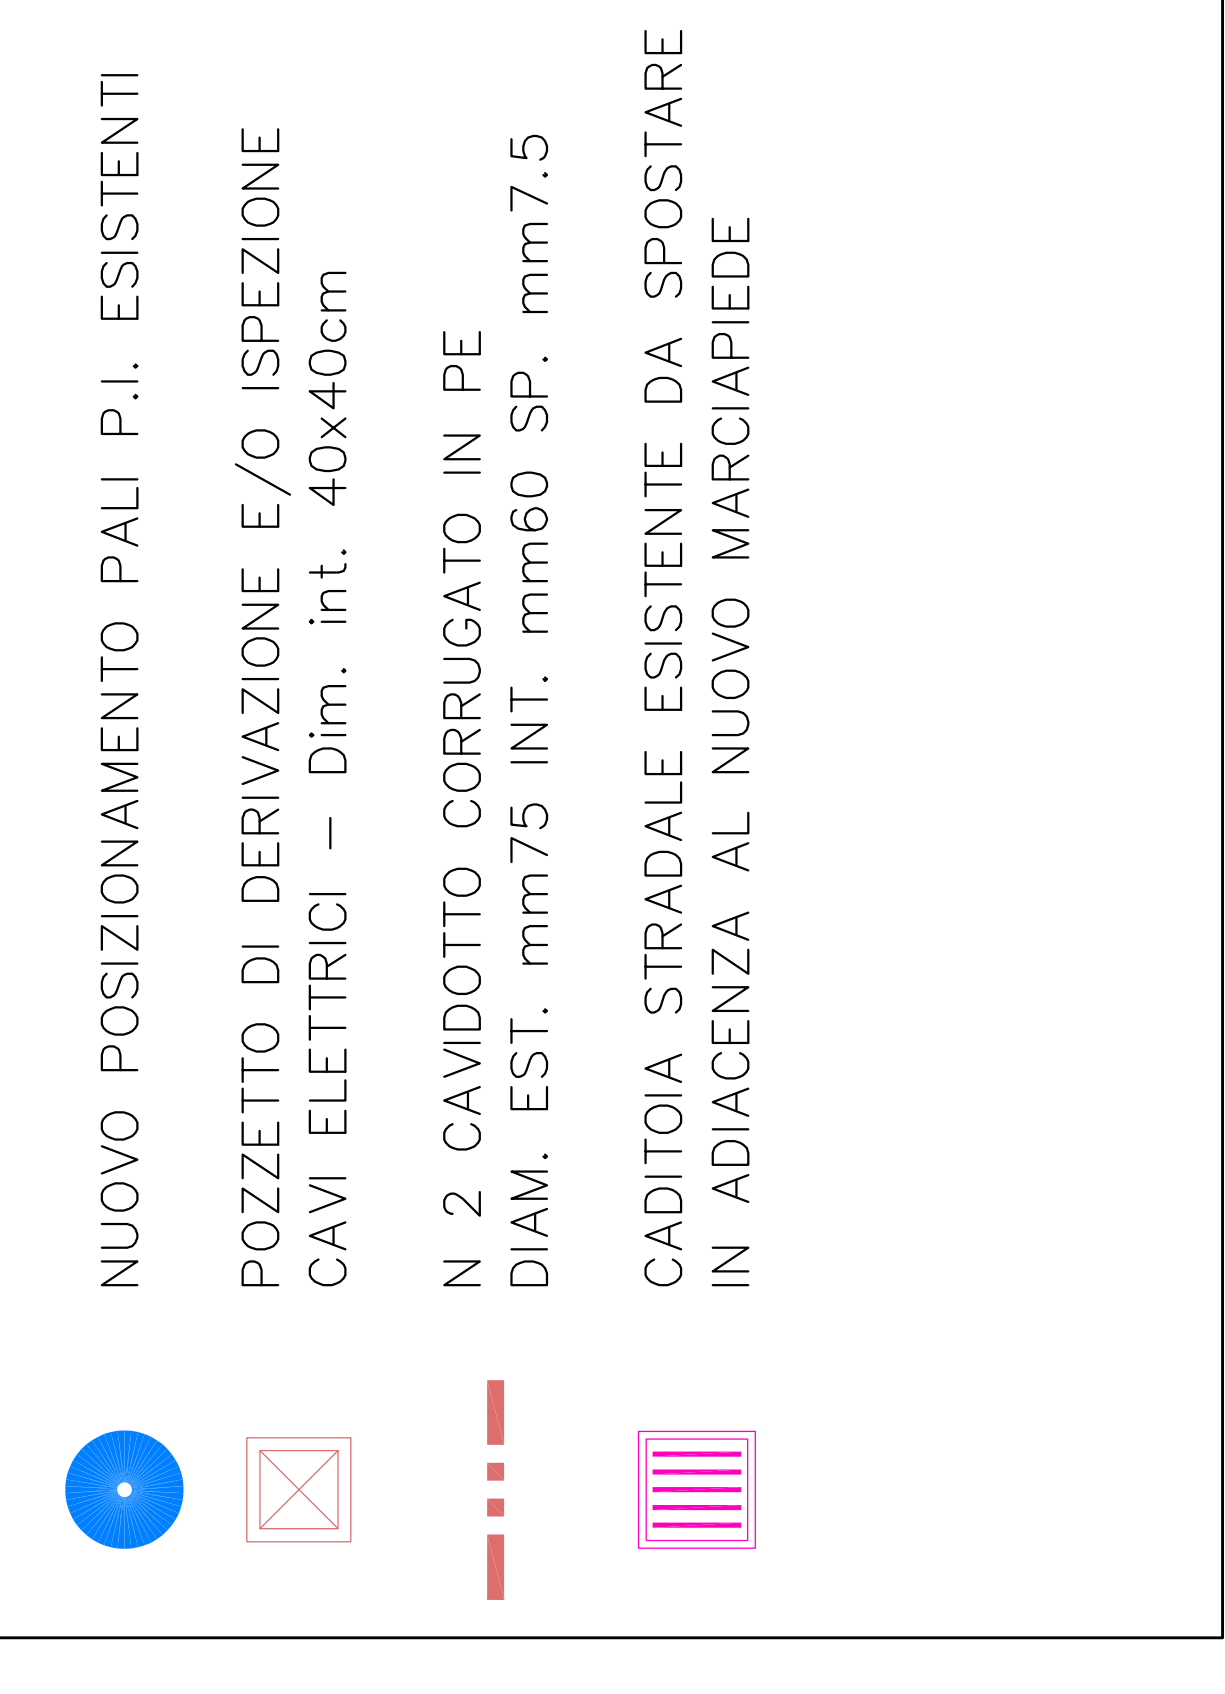

PROVINCIA DI ARGOLI PIGENO
SETTORE PROGETTAZIONE E MANUTENZIONE OPERE PUBBLICHE
VIALE GARIBOLDI, 10 - 63013 SAN BENEDETTO DEL TRONTO (MC) - TEL. 0734/200001

LAVORI DI ABBANDONAMENTO DELLE BARRIERE ARCHITETTONICHE CON ADEGUAMENTO DEI MARCIAPIEDI DELLE VIE MATTEI E RUBICONE E CREAZIONE DI UN NUOVO PERCORSO CICLABILE. REALIZZAZIONE DI MARCIAPIEDE IN VIA FOGLIA

PROGETTO
ESECUTIVO
LAVORI
B4

PLANIMETRIA IMPIANTO ELETTRICO P.I. PARTICOLARI COSTRUTTIVI

Progettista: **Del. Arch. Ernesto De Santis**
Co-progettista: **Del. Arch. Ernesto De Santis**
Collaboratori: **Del. Arch. Ernesto De Santis**

1:500 P
1:200 P
1:100 P
1:50 P
1:20 P
1:10 P